


Projekt chroniony prawami autorskimi - Dz.U. 1994 Nr 24 poz. 83  
 Wszystkie prawa zastrzeżone / All rights reserved.  
 Powielanie, rozpowszechnianie, wykorzystanie, wprowadzanie zmian bez zgody posiadacza praw autorskich jest zabronione!  
 Prawa Autorskie dla / Copyright by: Centrum Projektu EKO-INWEST Sp. z o.o.

data wydruku : 2017-12-08 10:37:37  
 ścieżka pliku : Z:\01\_P R O J E K T Y\95\_2017\_WYSOKIE\_MAZOWIECKIE3\_ARCHITEKTURA\PROJEKT\_BUDOWLANY\RSUNKI\W\MAPA\_PB.dwg  
 styl wydruku : Q:\mno\_01.ctb  
 urządzenie wydruku : DWG To PDF.pc3  
 użytkownik : Kusiek

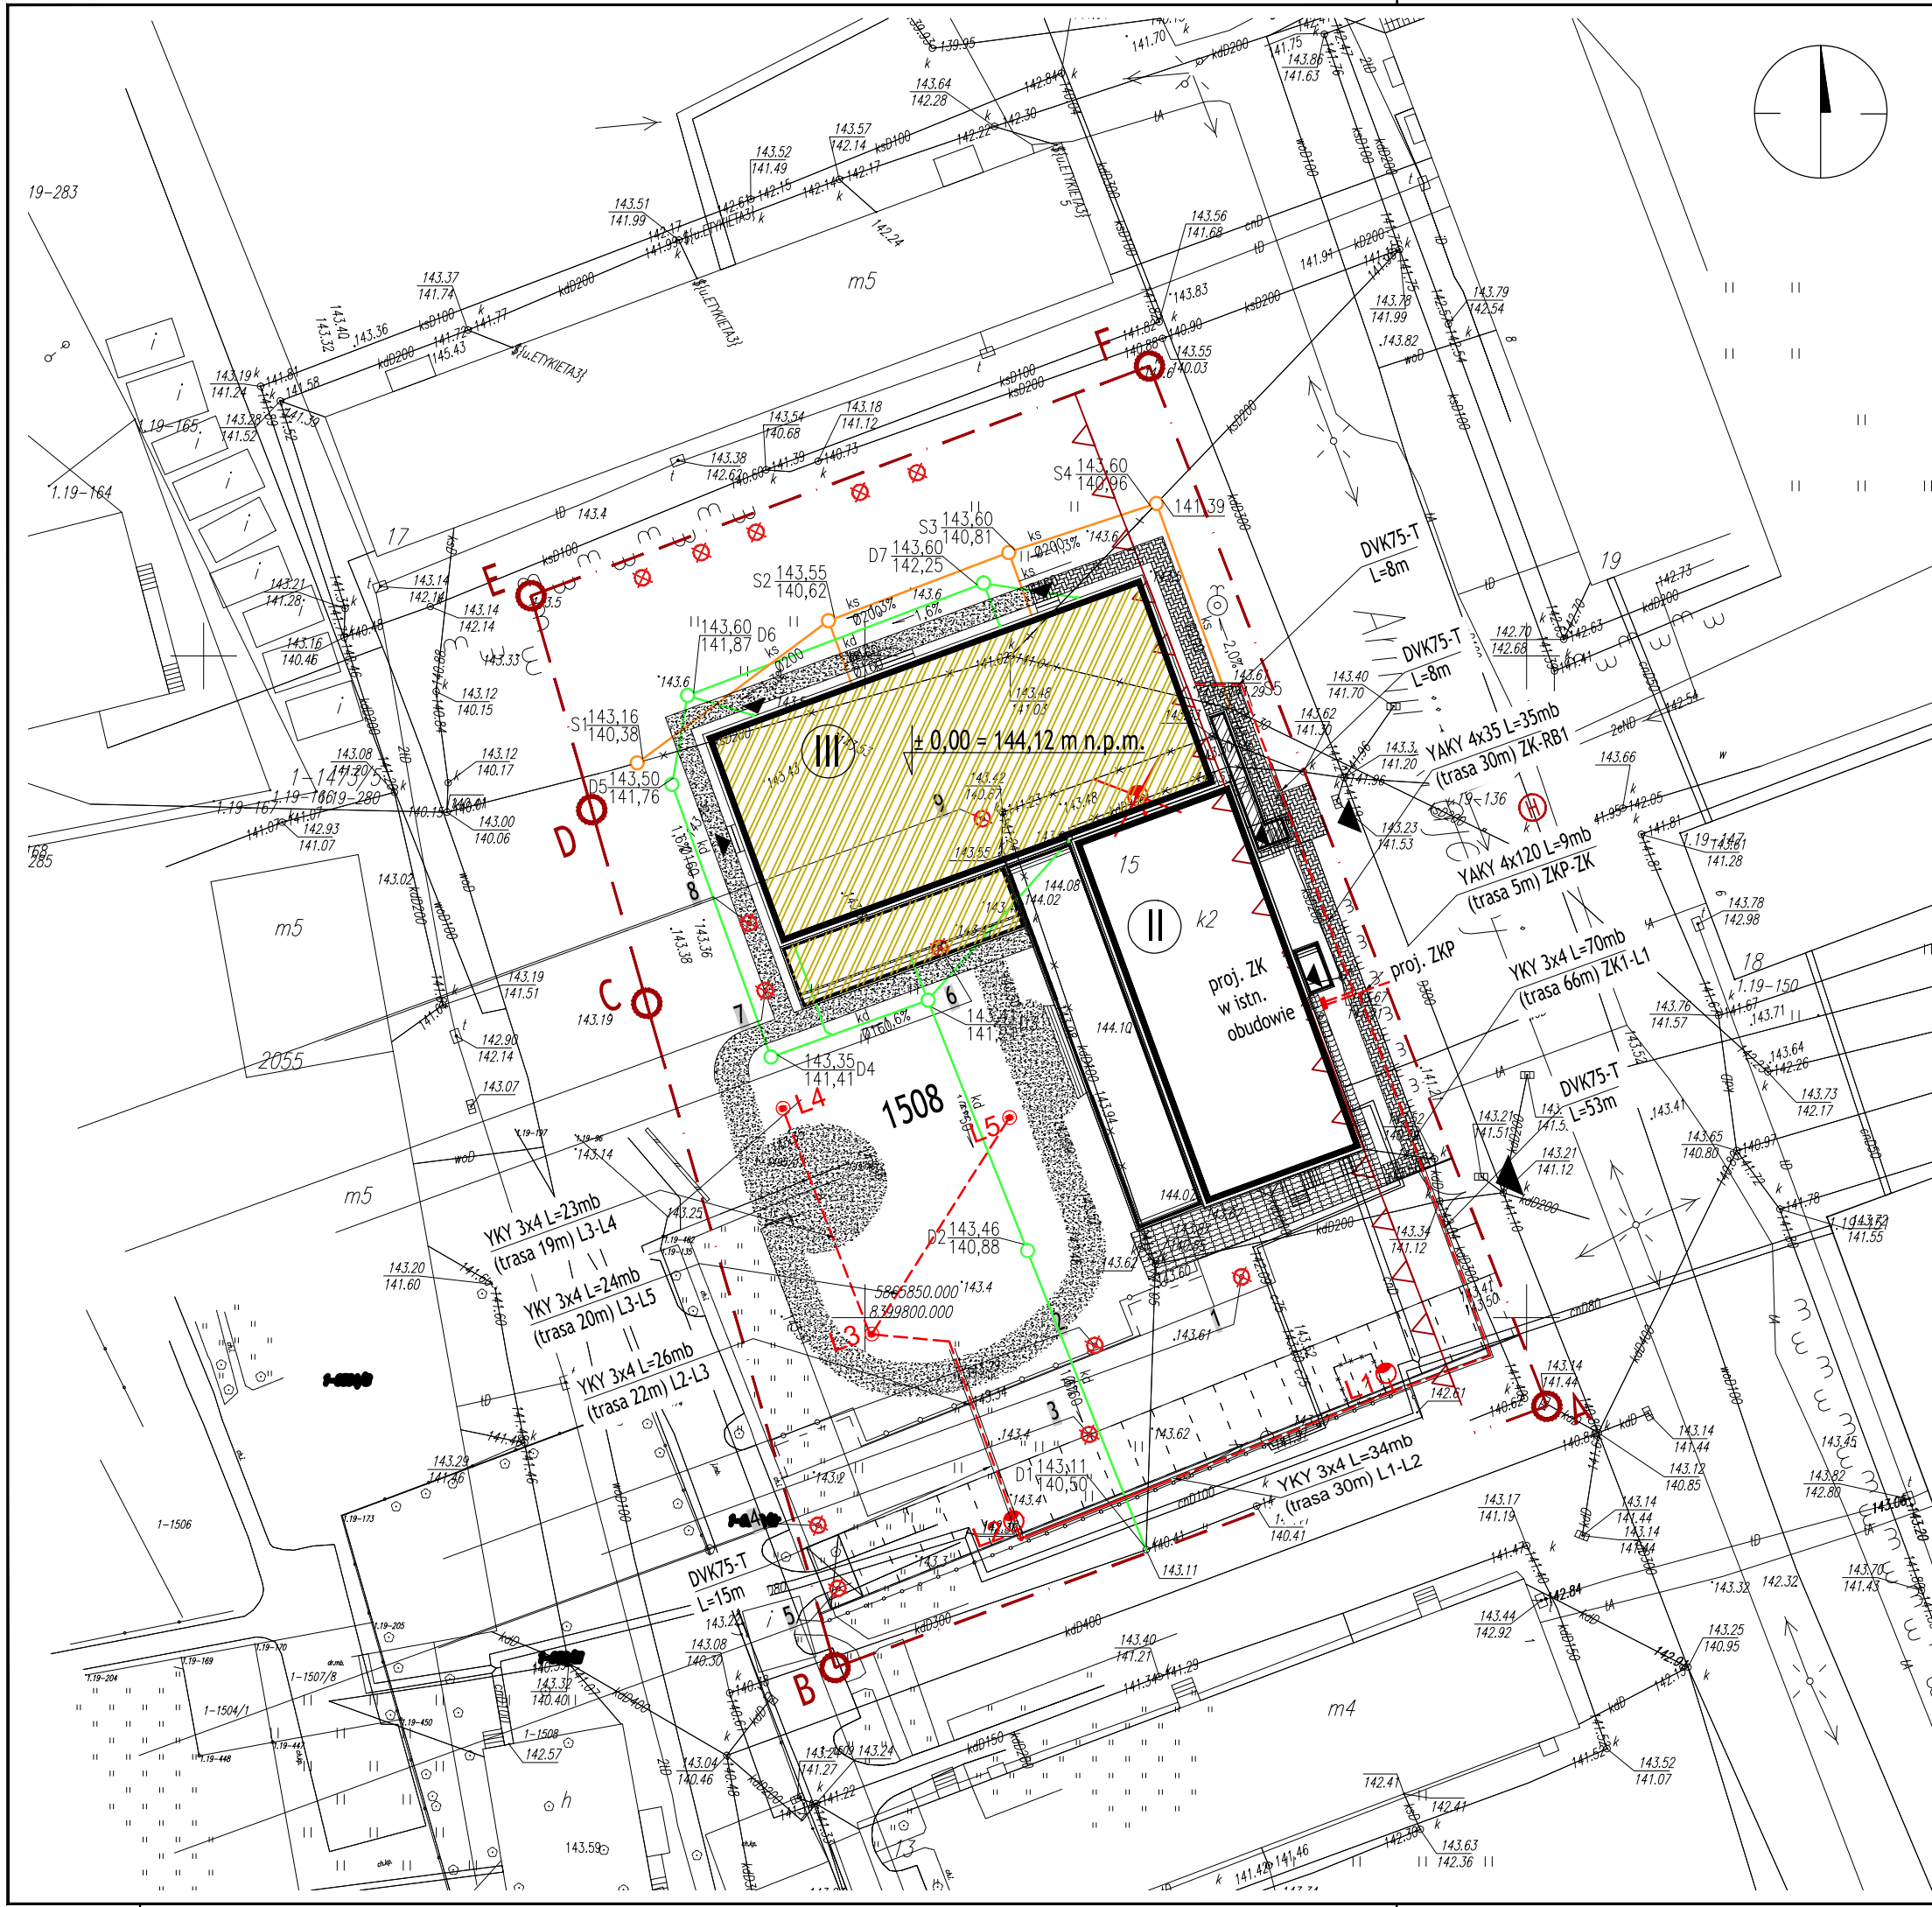

- UWAGI:**
- Rysunek należy rozpatrywać równoległe z projektami branżowymi;
  - W zakresie nieokreślonym w dokumentacji projektowej obowiązują:
    - Prawo Budowlane oraz obowiązujące "warunki techniczne", ustawy i rozporządzenia;
    - Warunki Techniczne Wykonania i Odbioru Robót Budowlanych (wg ITB);
    - obowiązujące Normy (wg P.K.N.);
    - instrukcje i wytyczne producentów i dostawców materiałów budowlanych i instalacyjnych;
  - Przed przystąpieniem do realizacji, w fazie wykonawczej, wszystkie wymiary należy sprawdzić na budowie;
  - WSZELKIE PRACE WYKONAĆ ZGODNIE Z TECHNOLOGIĄ PRODUCENTA Z UŻYCIEM SYSTEMOWYCH AKCESORIÓW, ZGODNIE ZE SZTUKĄ BUDOWLANĄ;**

**ZESTAWIENIE POWIERZCHNI:**

- A-F - GRANICE DZIAŁKI EWID. NR 1508
- GRANICE ODDZIAŁYWANIA INWESTYCJI
- BUDYNEK I ELEMENTY ISTNIEJĄCE (PIP ±0,00=144,12M N.P.M)
- BUDYNEK I ELEMENTY PROJEKTOWANE (PPP ±0,00=144,12M N.P.M)
- DRZEWIA DO WYCINKI
- KANALIZACJA SANITARNIA
- KANALIZACJA DESZCZOWA
- UZBROJENIE DO LIKWIDACJI
- LINIA KABLOWA NN
- LINIA KABLOWA NN W RURZE OSŁONOWEJ
- ZŁĄCZE KABLOWE
- OPRAWA PARKOWA 43W, 3200LM, 3500K, H=4m
- OPRAWA OŚWIETLENIOWA 55W, 6550LM, 3500K, H=8m
- PROJEKTOWANY HYDRANT

**Centrum Projektu EKO-INWEST Sp. z o.o**  
 ul. Klemensa Janickiego 20B, 60-542 Poznań

projekt: **Rozbudowa budynku Przedszkola Miejskiego nr 1 w Wysokiem Mazowieckiem**

w ramach zadania pn.: **"Wykonanie dokumentacji projektowo-kosztorysowej w zakresie rozbudowy Przedszkola Miejskiego nr 1 w Wysokiem Mazowieckiem."**

objekt: **woj. podlaskie, powiat wysokomazowiecki, gmina Wysokie Mazowieckie**  
**Przedszkole Miejskie nr 1**  
 ul. Armii Krajowej 3, 18-200 Wysokie Mazowieckie, działka ewid. nr 1508,1509, obręb 0001 - Wysokie Mazowieckie, jedn. ewid. 201301.1 Wysokie Mazowieckie

inwestor: **Urząd Miasta Wysokie Mazowieckie** data: **08.2017r.**  
 ul. Ludowa 15, 18-200 Wysokie Mazowieckie

Projektant Gl.	imię i nazwisko: mgr inż. arch. Katarzyna Gauden	numer uprawnień: WP-OIA/OKK/UpB/28/2011	podpis:
Sprawdzający	mgr inż. arch. Mariusz Sawicki	357/PW/92	
Opracował	mgr inż. arch. Adam Szymczak		
tytuł rysunku:	<b>Mapa zbiorcza sieci</b>		skala: 1:500
część rys.:	branża: Architektura	faza projektu: Proj. Budowlany	format arkusza: 420x297
			numer rysunku: 0.01

Projekt chroniony prawami autorskimi - Dz.U. 1994 Nr 24 poz. 83. Wszelkie prawa zastrzeżone / All rights reserved. Powielanie, rozpowszechnianie, wykorzystanie, wprowadzanie zmian bez zgody posiadacza praw autorskich jest zabronione! Prawa Autorskie dla / Copyright by: Centrum Projektu EKO-INWEST Sp. z o.o.