


Projekt chroniony prawami autorskimi - Dz.U. 1994 Nr 24 poz. 83. Wszelkie prawa zastrzeżone / All rights reserved. Powielanie, rozpowszechnianie, wykorzystywanie, wprowadzanie zmian bez zgody posiadacza praw autorskich jest zabronione! Prawa Autorskie dla / Copyright by: Centrum Projektu EKO-INWEST Sp. z o.o.

data wydruku : 2017-09-27 12:58:31
 ścieżka pliku : Z:\01_PROJEKT_Y195_2017_WYSOKIE_MAZOWIECKIE3_ARCHITEKTURA2_PROJEKT_WYKONAWCZY\RYSY\KUNIKUM\MAPA_PW.dwg
 styl wydruku : Q:\memo_01.ctb
 urządzenie wydruku : DWG To PDF.pc3
 użytkownik : USER05

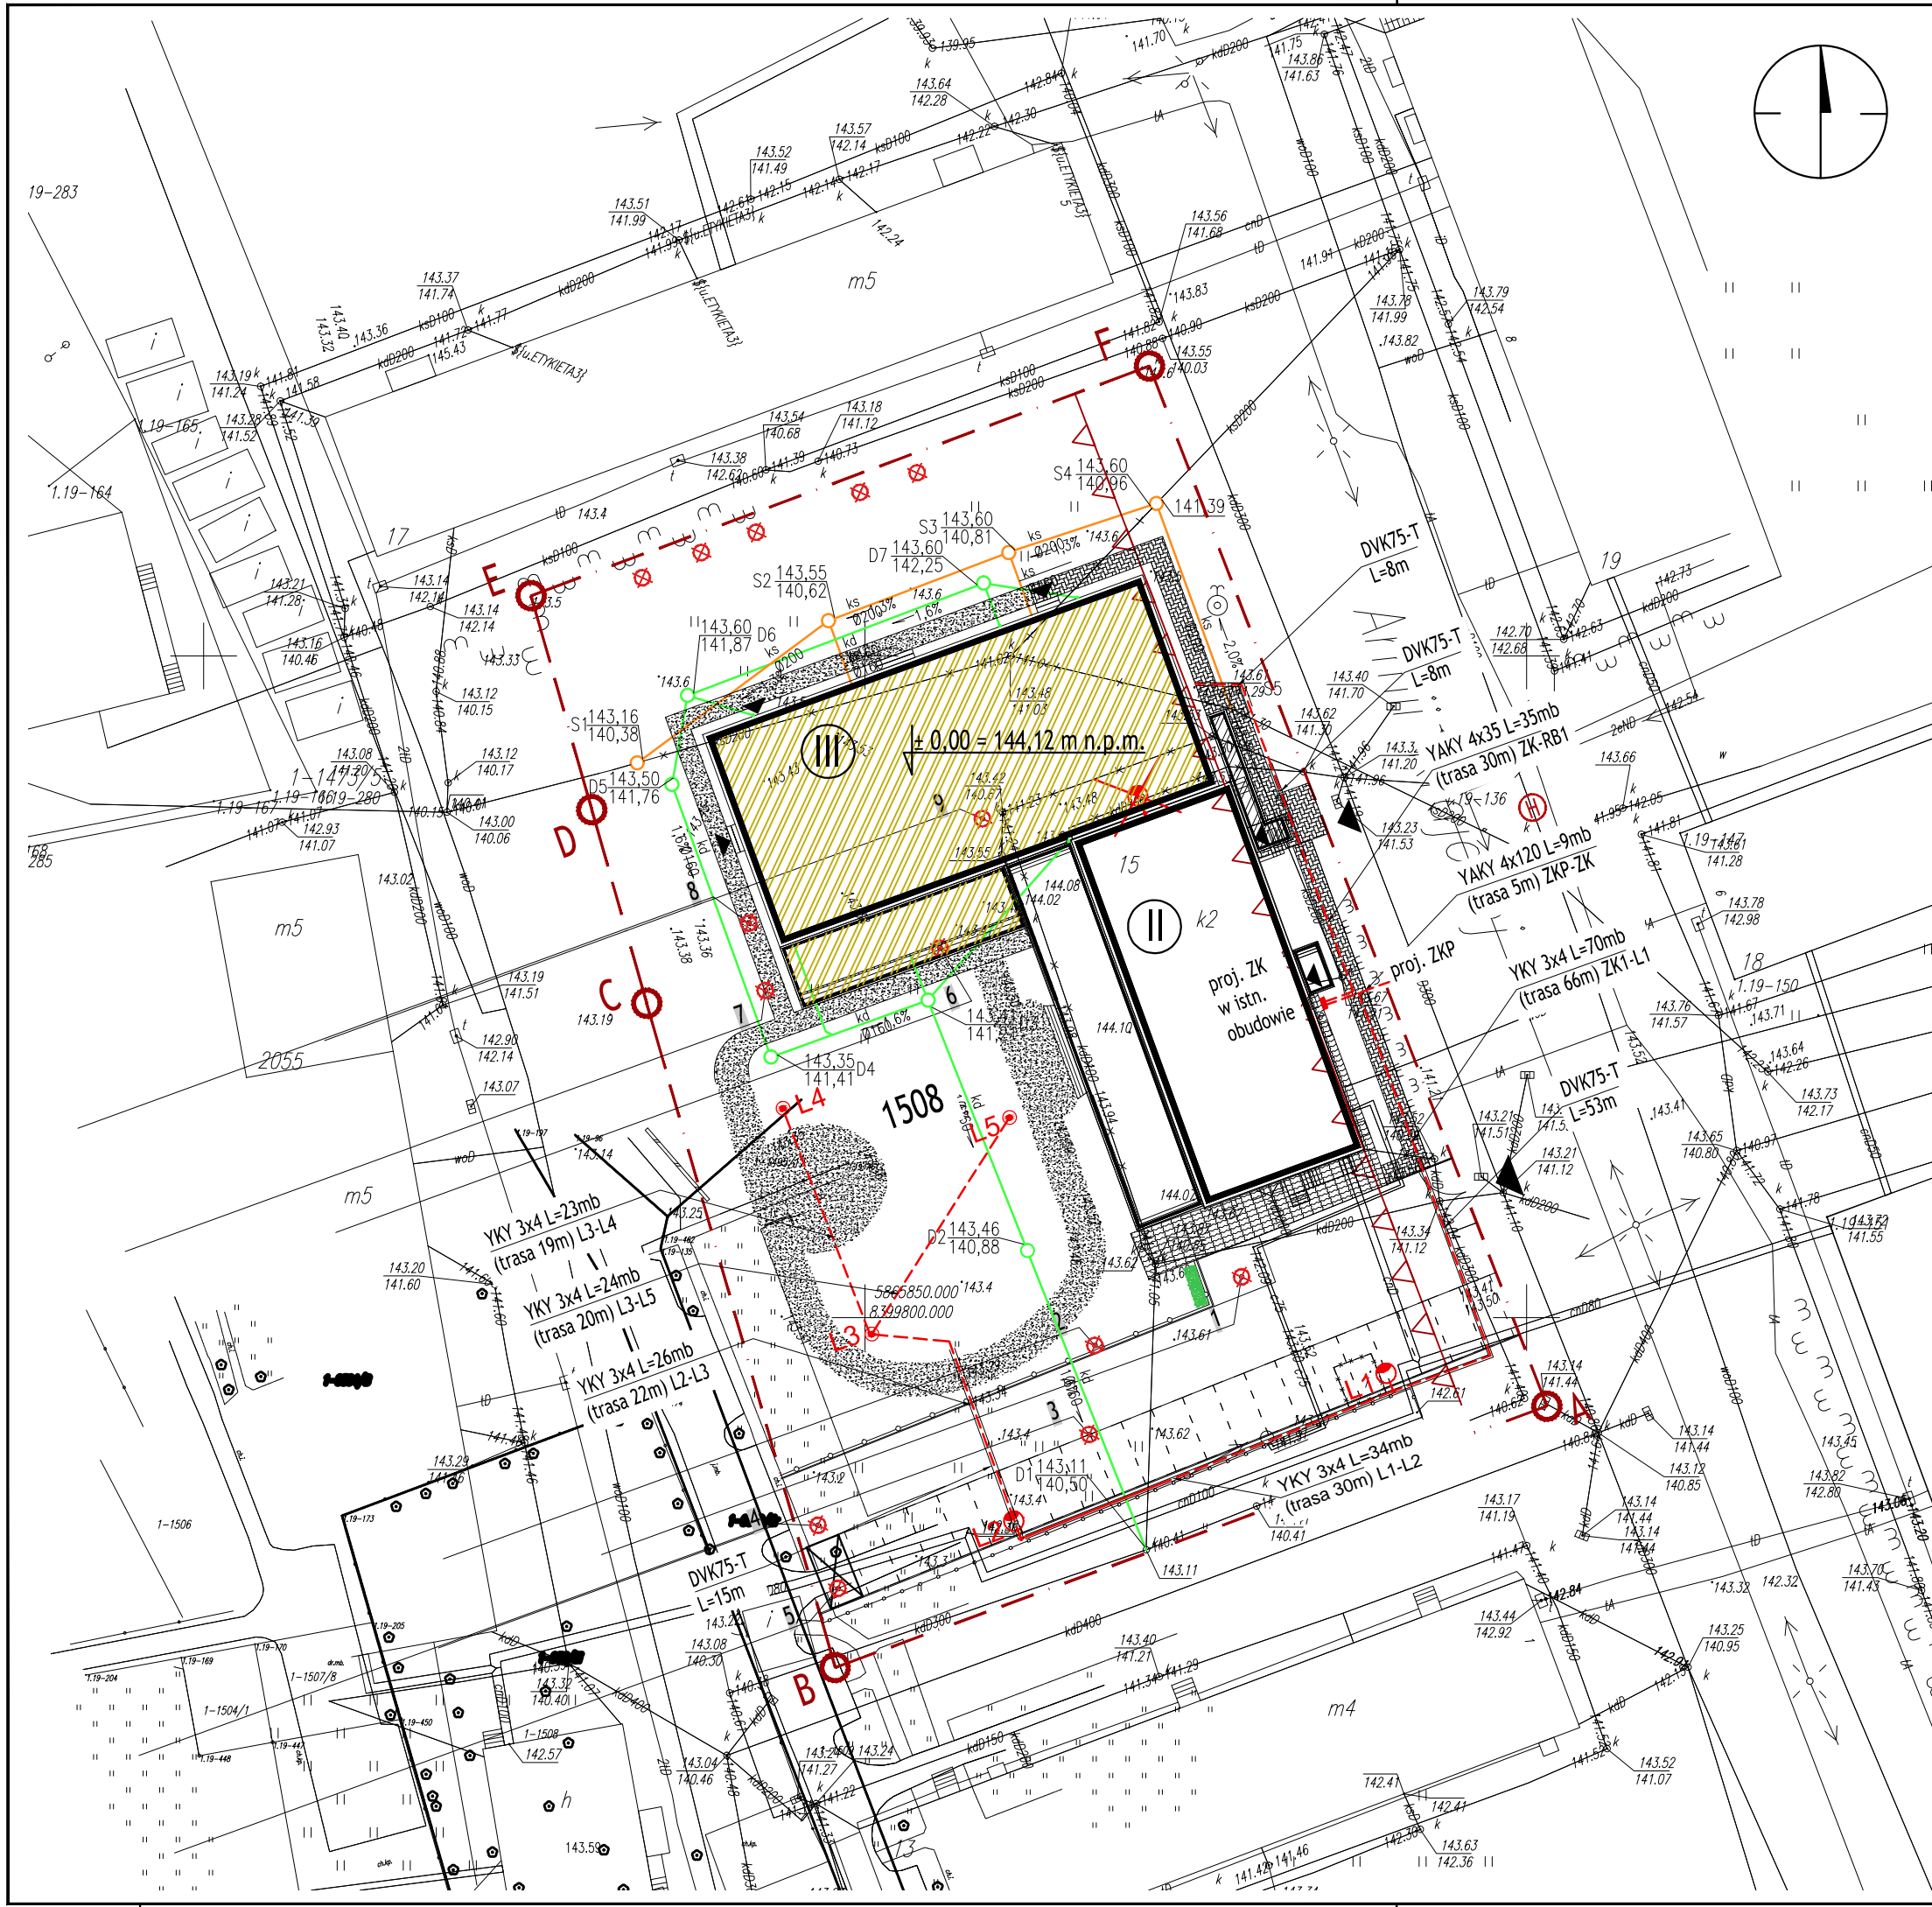

- UWAGI:
- Rysunek należy rozpatrywać równoległe z projektami branżowymi;
 - W zakresie nieokreślonym w dokumentacji projektowej obowiązują:
 - Prawo Budowlane oraz obowiązujące "warunki techniczne", ustawy i rozporządzenia;
 - Warunki Techniczne Wykonania i Odbioru Robót Budowlanych (wg ITB);
 - obowiązujące Normy (wg P.K.N.);
 - instrukcje i wytyczne producentów i dostawców materiałów budowlanych i instalacyjnych;
 - Przed przystąpieniem do realizacji, w fazie wykonawczej, wszystkie wymiary należy sprawdzić na budowie;
 - WSZELKIE PRACE WYKONAĆ ZGODNIE Z TECHNOLOGIĄ PRODUCENTA Z UŻYCIEM SYSTEMOWYCH AKCESORIÓW, ZGODNIE ZE SZTUKĄ BUDOWLANA;**

ZESTAWIENIE POWIERZCHNI:

- A-F - GRANICE DZIAŁKI EWID. NR 1508
- = GRANICE ODDZIAŁYWANIA INWESTYCJI
- BUDYNEK I ELEMENTY ISTNIEJĄCE (PIP ±0,00=144,12M N.P.M)
- BUDYNEK I ELEMENTY PROJEKTOWANE (PPP ±0,00=144,12M N.P.M)
- DRZEWIA DO WYCINKI
- ks KANALIZACJA SANITARNA
- kd KANALIZACJA DESZCZOWA
- UZBROJENIE DO LIKWIDACJI
- LINIA KABLOWA NN
- LINIA KABLOWA NN W RURZE OSŁONOWEJ
- ZŁĄCZE KABLOWE
- OPRAWA PARKOWA 43W, 3200LM, 3500K, H=4m
- OPRAWA OŚWIETLENIOWA 55W, 6550LM, 3500K, H=8m
- PROJEKTOWANY HYDRANT

Centrum Projektu EKO-INWEST Sp. z o.o
 ul. Klemensa Janickiego 20B, 60-542 Poznań

projekt:	Rozbudowa budynku Przedszkola Miejskiego nr 1 w Wysokiem Mazowieckiem		
w ramach zadania pn.:	"Wykonanie dokumentacji projektowo-kosztorysowej w zakresie rozbudowy Przedszkola Miejskiego nr 1 w Wysokiem Mazowieckiem."		
obiekt:	woj. podlaskie, powiat wysokomazowiecki, gmina Wysokie Mazowieckie Przedszkole Miejskie nr 1		
inwestor:	ul. Armii Krajowej 3, 18-200 Wysokie Mazowieckie, działka ewid. nr 1508, obręb 0001 - Wysokie Mazowieckie, jedn. ewid. 201301.1 Wysokie Mazowieckie Urząd Miasta Wysokie Mazowieckie		
			data: 08.2017r.
Projektant Gl.	imię i nazwisko: mgr inż. arch. Katarzyna Gauden	numer uprawnień: WP-OIA/OKK/UpB/28/2011 w spec. architektonicznej	podpis:
Sprawdzający	mgr inż. arch. Mariusz Sawicki	357/PW/92 w spec. architektonicznej	
Opracował	mgr inż. arch. Adam Szymczak		
tytuł rysunku:	Mapa zbiorcza sieci		skala: 1:500
część rys.:	branża: Architektura	faza projektu: Proj. Wykonawczy	numer rysunku: 0.01
			format arkusza: 420x297
			str.

Projekt chroniony prawami autorskimi - Dz.U. 1994 Nr 24 poz. 83. Wszelkie prawa zastrzeżone / All rights reserved. Powielanie, rozpowszechnianie, wykorzystywanie, wprowadzanie zmian bez zgody posiadacza praw autorskich jest zabronione! Prawa Autorskie dla / Copyright by: Centrum Projektu EKO-INWEST Sp. z o.o.