

MAPA DO CELÓW PROJEKTOWYCH

skala 1:500



skala orientacyjna

Obiekt: 001, Wysokie Mazowieckie

Ulica: Ogrodowa dz. 514

Gmina: 201301_1, Wysokie Mazowieckie

Powiat: wysokomazowiecki

Woj. podlaskie

Nr ark. mapy: 8.189.08.17.4.1

8.189.08.17.4.2

8.189.08.17.4.3

UKI: współrzędnych: 2000 stręga 8

UKI: wysokości: Kronstadt 60

Mapa aktualna w zakresie

na dzień 25.04.2015r.

W zasięgu opracowania mapy brak

znaków geodezyjnych III klasy.

Nr ewid. zgłoszenia: -GN.6642.482.2015

Wysokie Mazowieckie dn. 18.05.2015r.

USTANOWIŁ GEODEZJYK

Zdany Nr. 18183 Odmowa Geod. Kmlu


pod nr 2013/2015/568 wbrnka aktualnej mapy sytuacyjno-wysokościowej

w skali 1:500 służącej do celów projektowych

będącej podkładem do projektu zagospodarowania terenu.

GEODEZJA UPRAWNIENI
Mariusz Wątruski
Zam. 18183 Odmowa Geod. Kmlu

18183 Odmowa Geod. Kmlu

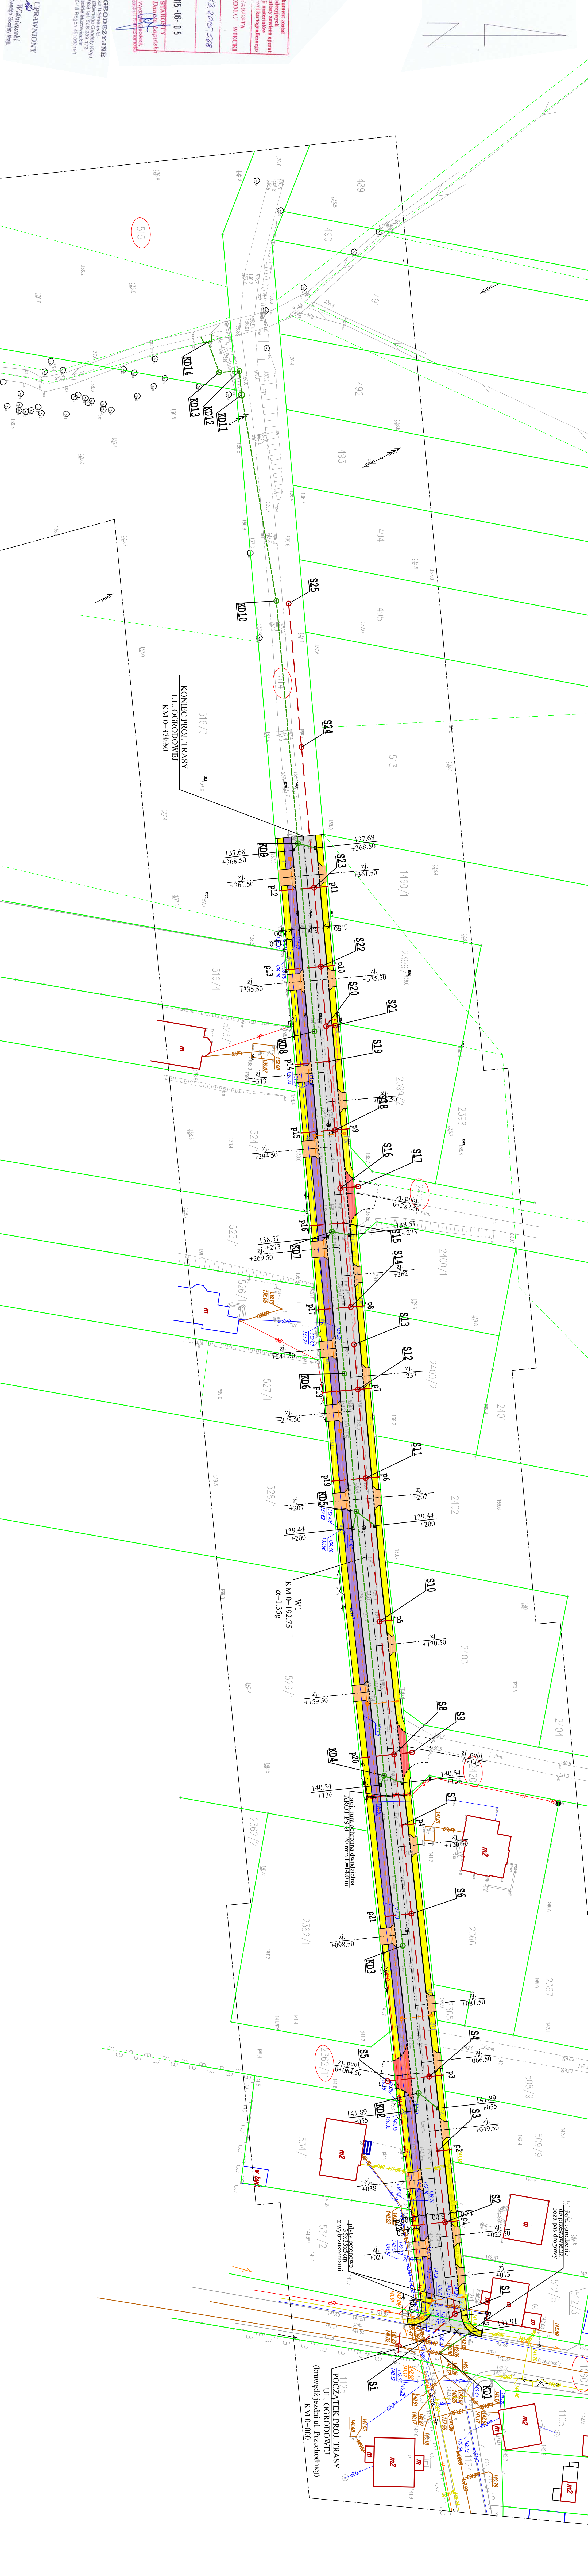

LEGENDA:

PROJEKTOWANE:

- nawierzchnia jezdni z betonu asfaltowego

- nawierzchnia zjazdów indywidualnych z betonowej kostki brukowej

- nawierzchnia zjazdów publicznych z betonowej kostki brukowej

- nawierzchnia chodników dla pieszych z betonowej kostki brukowej

- nawierzchnia ścieżki rowerowej z betonu asfaltowego

- krawężnik betonowy 15x30 cm wysłony h=12cm

- krawężnik betonowy 15x30 cm obniżony

- obrzeża betonowe 8x30 cm

- kanałizacja sanitarna- grawitacyjna z przykryciem (S1-S25 i przykryciem "pn")

- próg kanałizacji sanitarna- ciśnieniowa

- studzienka ściekowa z wpuštěm / przykryciem

- kanałizacja deszczowa (KD1-KD14)

- przepompownia ścieków "P" z zasilaniem energią elektryczną

- kanałizacja sieci telekomunikacyjnej (T1-T17)

- zasilanie energią elektryczną przepompowni ścieków


ISTNIEJĄCE:

- kabel energetyczny

- wodociąg

- kanałizacja telekomunikacyjna

- gazociąg

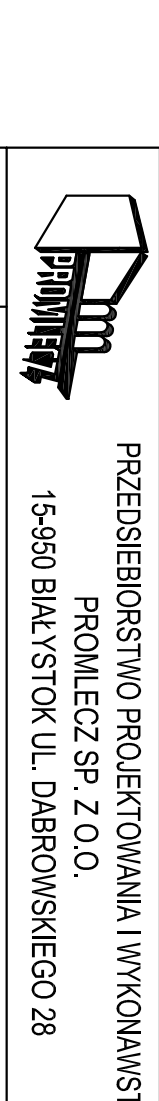

PRZEDSIĘBIORSTWO PROJEKTOWANIA I WYKONAWSTWA
PROMIECH SP. Z O.O.
PROMIECZ SP. Z O.O.
15-950 BIAŁYSTOK UL. DĄBROŃSKIEGO 28

Biuro ul. Ogrodowej w Wysokim Mazowieckim od km 0+000 do km 0+317.50

w zakresie nawierzchni jezdni, ścieków rowerowej, obwodów dla pieszych i zjazdów

z wyjątkiem: sanitarna i przykrycie, studzienki, przepompowni ścieków, sieci

telekomunikacyjnej oraz instalacji i eksploatacji przepompowni ścieków.

INWESTOR: IRRZĄD MIASTA

ADRES: ul. Lipowa 15

NAZWA RYS.: PROJEKT ZAGOSPODAROWANIA TERENU

PROJEKTANT: mgr inż. Adam Sasonowski

SPRAWDZAJĄCY: mgr inż. Marek Grzadzowski

PROJEKTANT: mgr inż. Tomasz Lukowski

SPRAWDZAJĄCY: mgr inż. Wojciech Gólszowski

PROJEKTANT: inż. Jerzy Młodziejowski

SPRAWDZAJĄCY: inż. Leonard Omiljnyk

18183 Odmowa Geod. Kmlu