
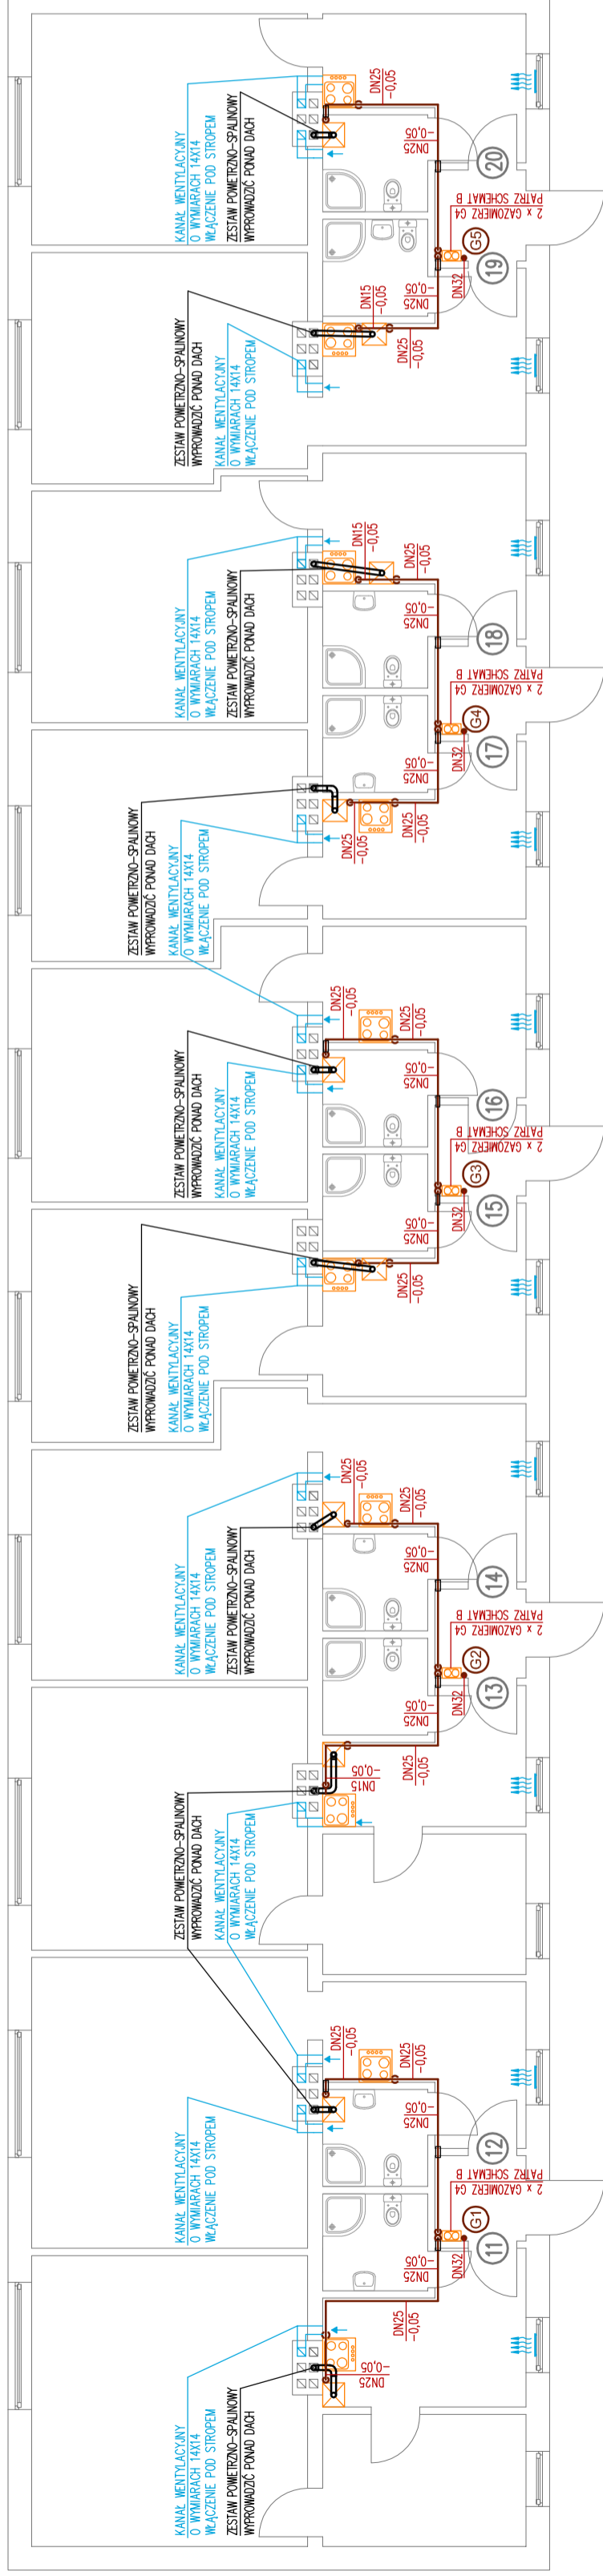


SCHEMAT B – PODŁĄCZENIE GAZOMIERZY NA PIĘTRZE 1

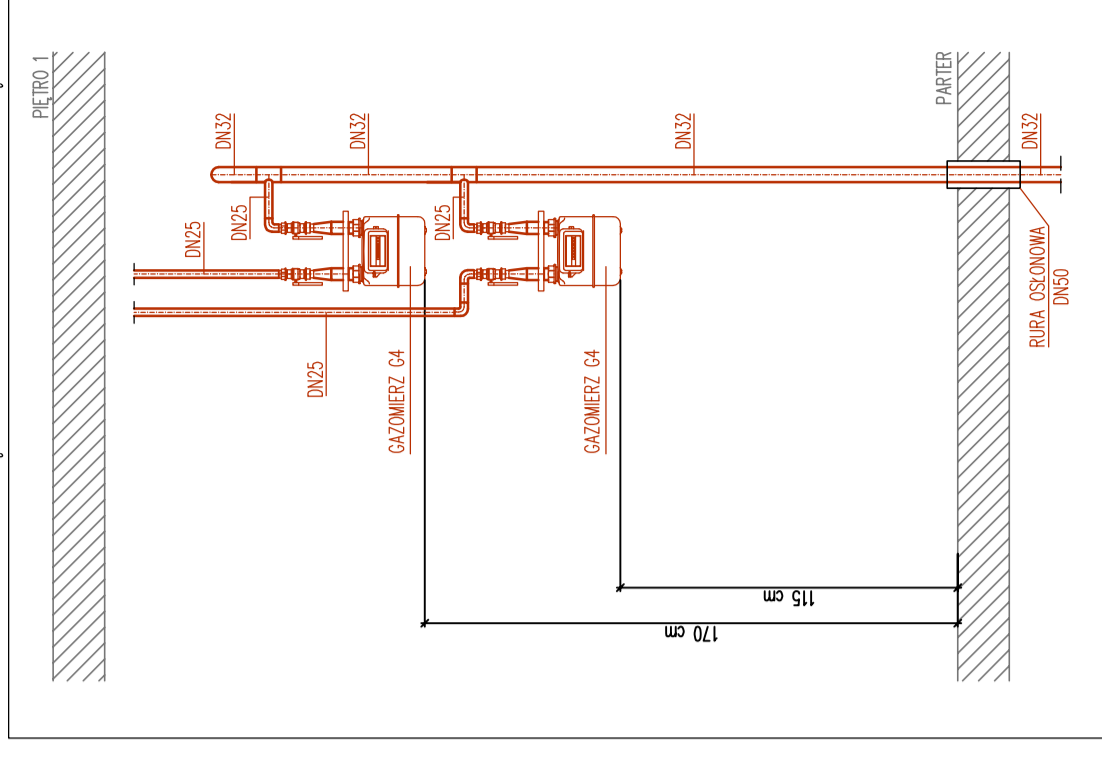

UWAGI:

- WSZYSTKIE PRZEJŚCIA PRZEZ ŚCIANY I SUFITY W INDYWIDUALNYCH PRZEPUSTACH Z RUR STALOWYCH (PRZEPUST POWNIEN WYSTAWAĆ 3 CM PO KĄDEJ STRONIE PRZEGRODY),
- INSTALACJĘ GAZU WYKONAĆ W TECHNOLOGII SPAWANIA GAZOWEGO,
- NA PODEJŚCIU POD KOOŁO ZAMONTOWAĆ TRÓJNIK Z KORKIEM, ZAWÓR KULOWY DO GAZU DN20, FILTR DO GAZU DN20 ORAZ MANOMETR,
- NA PODEJŚCIU POD ODBIORNIKI GAZU W KUCHNI ZAMONTOWAĆ ZAWÓR ODCINAJĄCY,
- PRZEJŚCIA INSTALACJI PRZEZ PRZEGRODY ODDZIELENIA POŻAROWEGO ZABEZPIECZYĆ W KLASIE OPORNOSTI TYCH PRZEGRÓD.

LEGENDA:

- PROJEKTOWANA INSTALACJA GAZOWA – RURA STALOWA BEZ SZWU
- ZMIANA RZĘDNEJ RUROCIĄGU
- ZMIANA TRASY RUROCIĄGU W GÓRĘ
- ZMIANA TRASY RUROCIĄGU W DÓŁ
- ODGAZNIENIE RUROCIĄGU W DÓŁ
- OZNACZENIE WYMIARU I RZĘDNEJ PROJEKTOWANEGO RUROCIĄGU
- ZNAK "-" OZNACZA ODLEGŁOŚĆ OSI RUROCIĄGU OD POZIOMU SUFITU
- ZNAK "+" OZNACZA ODLEGŁOŚĆ OSI RUROCIĄGU OD POZIOMU TERENU

- OZNACZENIE PIONU PROJEKTOWANEJ INSTALACJI GAZOWEJ
- OZNACZENIE NUMERU MIESZKANIA
- PROJEKTOWANY NAWIEWNIK OKIENNY
- PROJEKTOWANY KOOŁO GAZOWY DWUFUNKCYJNY, KONDENSACYJNY Z ZAMKNIĘTĄ KOMORĄ SPALANIA O ZNAMONOWEJ MOCY: 15,0 kW
- ISTNIEJĄCA KUCHENKA GAZOWA CZTEROPALNIKOWA

UWAGI DO PROJEKTU:

RYŚUNKI I CZĘŚĆ OPISOWA SĄ CZĘŚCIAMI DOKUMENTACJI WZAJEMNE UZUPELNIAJĄCYMI SIĘ. WSZYSTKIE ELEMENTY UJĘTE W CZĘŚCI OPISOWEJ, A NIE POKAZANE NA RYSUNKACH ORAZ POKAZANE NA RYSUNKACH, A NIE UJĘTE W CZĘŚCI OPISOWEJ, WINY BYĆ TRAKTOWANE, JAKBY BYŁY UJĘTE W OBU.

W PRZYPADKU WĄTPLIWOŚCI CO DO INTERPRETACJI NINIEJSZEJ DOKUMENTACJI, STWIERDZENIA BŁĘDŹ, POMYŁKI LUB NIEJASNOŚĆ, OFERTY PRZED ZŁOŻENIEM OFERTY ZOBOWIĄZANY JEST ZŁOŻYĆ WNI WĄTPLIWOŚCI INWESTYTOROM ORAZ PROJEKTANTOM W POSTACI ZAPYTANIA CELEM WYJAŚNIENIA.

DO ZAKRESU PRAC WYKONAWCY WCHODZĄ PRÓBY, REGULACJA I URUCHOMIENIA URZĄDZEŃ I INSTALACJI WG OBOWIĄZUJĄCYCH NRM I PRZEPISÓW ORAZ ODANIE ICH DO UŻYTKOWANIA LUB EKSPLOATACJI ZGODNIE Z OBRNIEŻAJĄCĄ PROCEDURĄ.

<p>ADRES: LESIEMIERZ 26/2, 86-405 ODOLEKÓW TEL.: +48 897 113 750 E-MAIL: biuro.marinstal@gmail.com NIP: 507 005 15 19 REGON: 140717866</p>	
<p>TYTUŁ OPRACOWANIA <b>WEWNĘTRZNA INSTALACJA CENTRALNEGO OGRZEWANIA ORAZ INSTALACJA GAZOWA W BUDYNKU MIESZKALNYM WIELORODZINNYM</b></p>	
ADRES INWESTYCJI	Wysokie Mazowieckie, ul. Przechodnia 2B, dz. nr 1295/4, 1295/6, gmina Wysokie Mazowieckie
INWESTOR	Gmina Miejska Wysokie Mazowieckie ul. Ludowa 15, 18-200 Wysokie Mazowieckie
FAZA PROJEKTU	PROJEKT BUDOWLANY
TYTUŁ PROJEKTU	RZUT PIĘTRA – INSTALACJA GAZOWA
PROJEKTANT	mjr inż. Maciej Kaczmarek, nr LO0/228/PW05/13 PDDPS
SPRAWOZDAJĄCY	mjr inż. Tomasz Lemski, nr LO0/2548/PW05/16
DATA OPRACOWANIA	KWIECIEŃ 2020 r.
SKALA 1:100	