

MAPA DO CELÓW PROJEKTOWYCH	
Oznaczenia kancelaryjne zgłoszonej pracy geodezyjnej	Nr ew. zgl.: GN.6642.1145.2021
O B I E K T	
Wysokie Mazowieckie	
Jednostka ewidencyjna	201301_1
nazwa	WYSOKIE MAZOWIECKIE
Obręb ewidencyjny	0001
nazwa	WYSOKIE MAZOWIECKIE
Powiat	wysokomazowiecki
Województwo	podlaskie
S K A L A M A P Y	
1 : 500	
Nazwa układu współrzędnych	prostokątnych płaskich 2000 (8)
wysokościowych	KRONSTADT 60
Oznaczenie granic obszaru, który był przedmiotem aktualizacji	-----
Data opracowania mapy	02.09.2021r.
Ark. mapy zasadniczej	8.189.08.18.3.2, 18.3.4, 18.4.1, 18.4.3
M-GEO GEODETA UPRAWNIONY Zbigniew Milewski 16-200 Wysockie Mazowieckie ul. Długa 78 tel. 0 602 188 659, (086) 477 10 10 NIP 722-103-74-36, REG. 450168389 mgr inż. Zbigniew Milewski Zaśw. Nr 15449 Min. Gosp. Prz. i Bud.	
pieczęć NAZWA / imię i nazwisko Wykonawcy data i podpis osoby reprezentującej WYKONAWCĘ Imię i nazwisko, nr uprawnień oraz data i podpis geodety uprawnionego, który opracował mapę	

W granicach opracowania znajdują się punkty osnowy I-III klasy - 2280-1127, 1128.
Służebności gruntowych nie badano.


Oświadczam, że operat techniczny zawierający rezultaty prac geodezyjnych, w wyniku których powstał niniejszy dokument, uzyskał pozytywny wynik weryfikacji. Jestem świadomy odpowiedzialności kamej za złożenie fałszywego oświadczenia.

Nr protokołu weryfikacji: 6642.1145.2021.1
Organ służby geodezyjnej, który otrzymał zgłoszenie: STAROSTA WYSOKOMAZOWIECKI


M-GEO
Zbigniew Milewski
16-200 Wysockie Mazowieckie ul. Długa 78
tel. 0 602 188 659, (086) 477 10 10
NIP 722-103-74-36 REG 450168389

Data sporządzenia dokumentu zawierającego wynik pozytywnej weryfikacji: 08.09.2021
Imię i nazwisko oraz nr uprawnień zawodowych kierownika prac: mgr inż. Zbigniew Milewski Nr uprawnień 15449

Potwierdzam zgodność z oryginałem
mgr inż. Marek Gwiazdowski

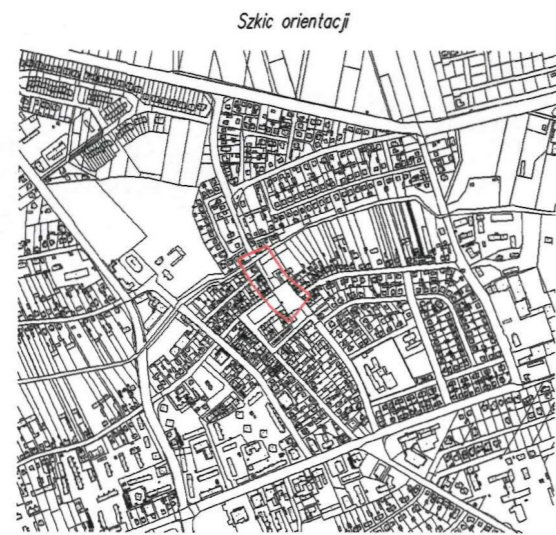

STAROSTA WYSOKOMAZOWIECKI
 Dokumentacja była przedmiotem narady koordynacyjnej przeprowadzonej w Starostwie Powiatowym w Wysokiem Mazowieckim za pomocą środków komunikacji elektronicznej.
 Data przeprowadzenia narady: 22.09.2021
 Znak sprawy: GN.6630.117.2021
 Imię i nazwisko przewodniczącego narady koordynacyjnej: Z up. Starosty Franciszek Wyszynski
 Weryfikacji dokumentu można dokonać na stronie: <https://weryfikacja.projektu.zad.eseeq.pl/>

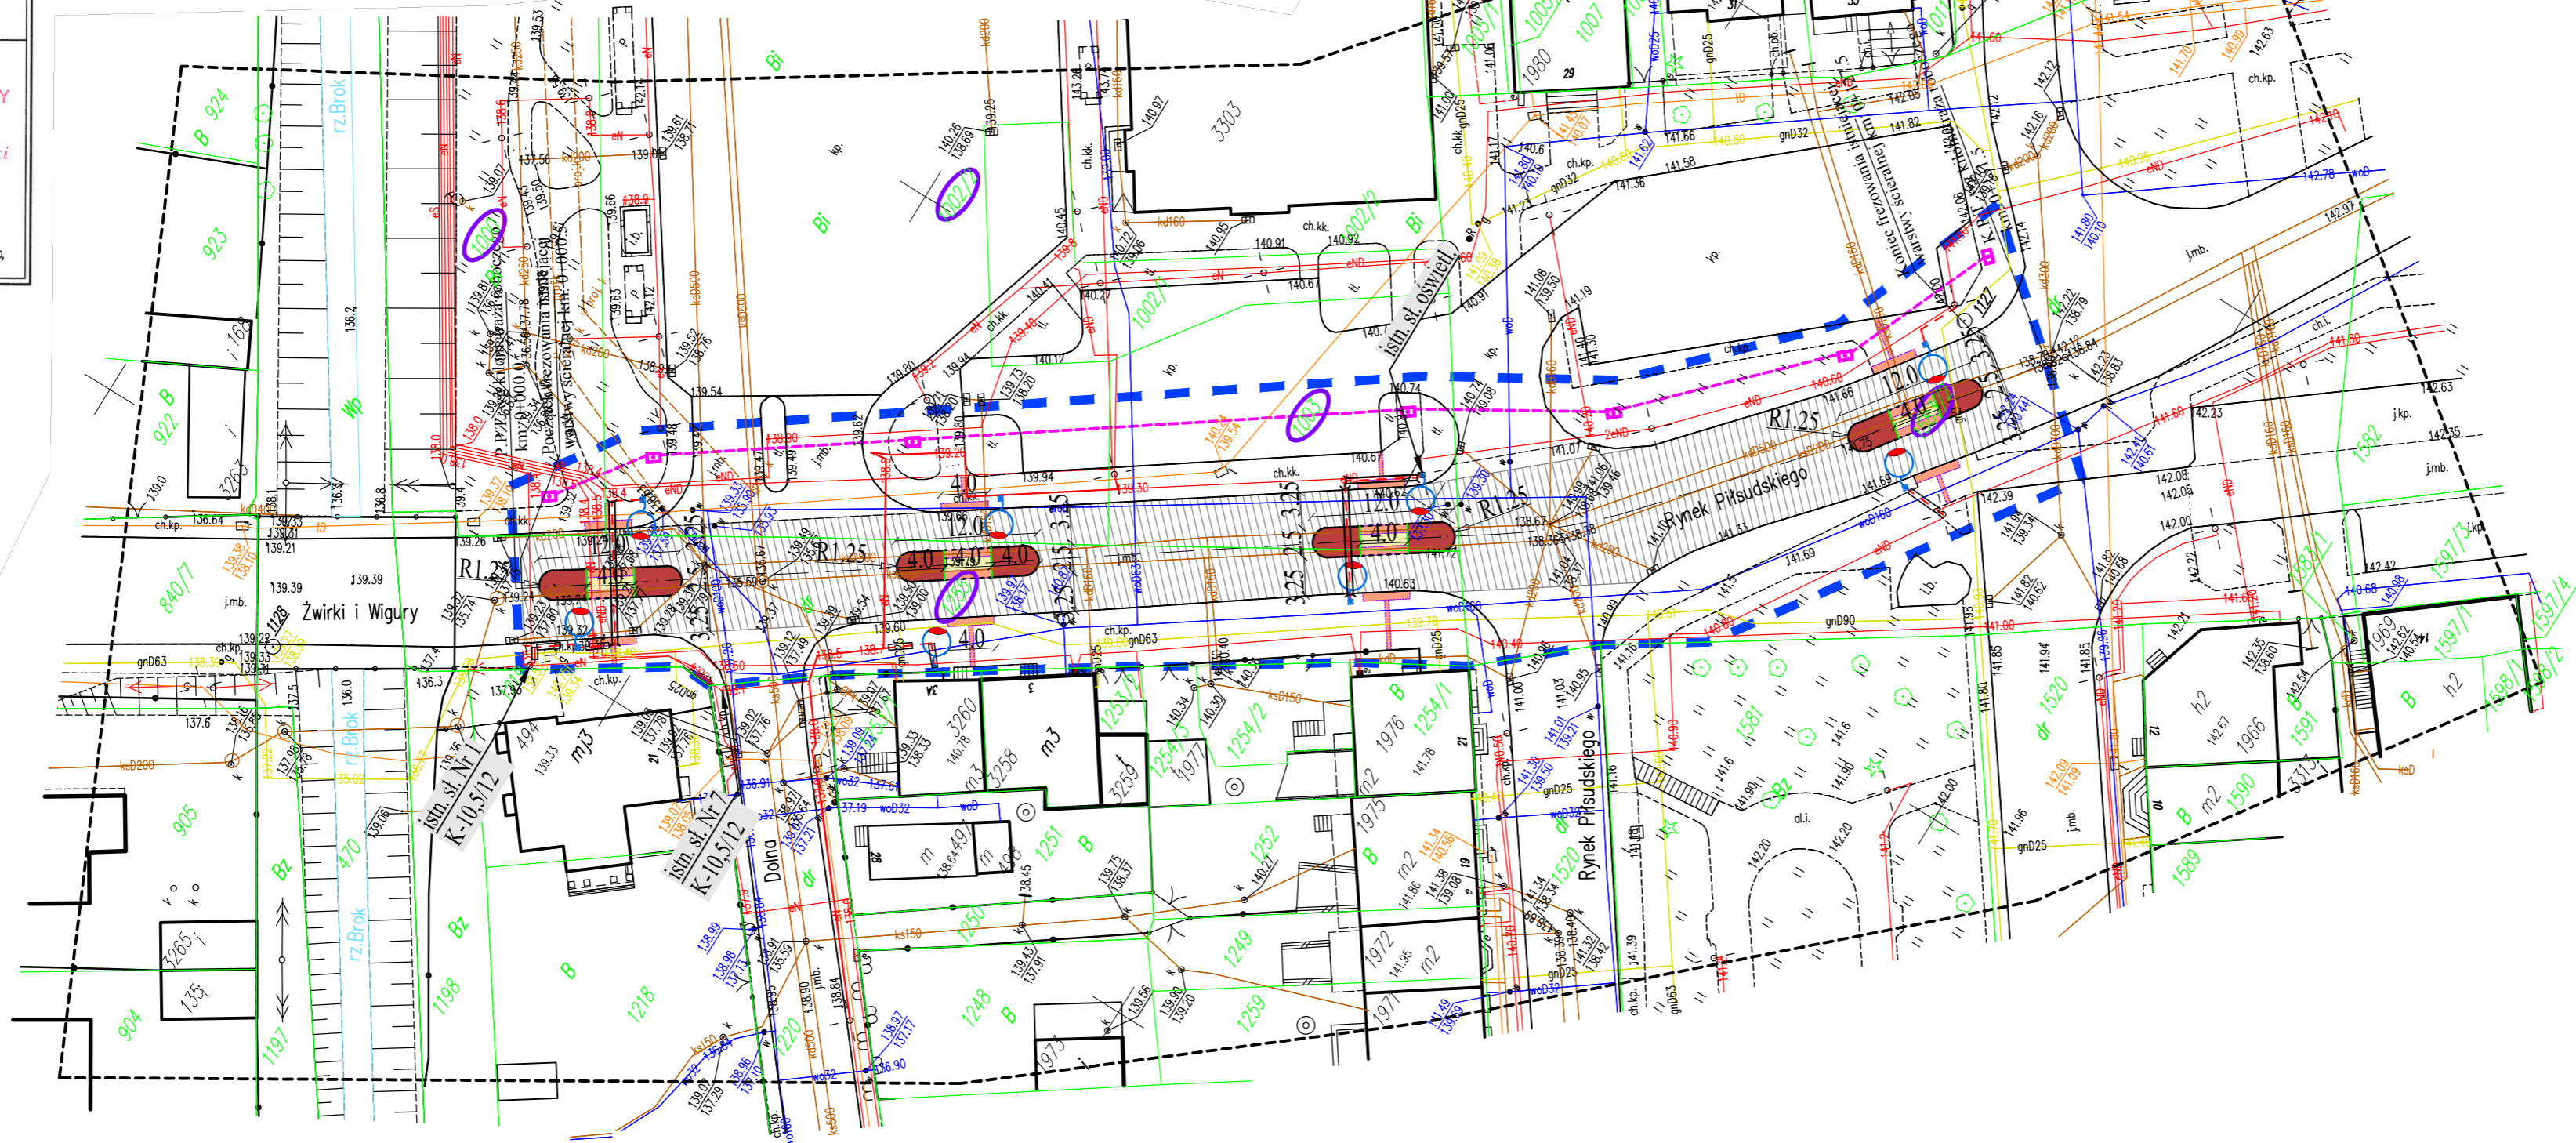

LEGENDA:

Projektowane:

- krawężnik kamienny 20x30cm
- - - - - krawężnik kamienny obniżony 20x30cm, h=1cm
- obrzeże betonowe 6x20cm
- nawierzchnia przejścia dla pieszych z betonowej kostki brukowej
- nawierzchnia z płyt integracyjnych betonowych kol. żółtego
- nawierzchnia asyłu dla pieszych z betonowej kostki brukowej kol. czerwonego
- ▨ -zakres frezowania istniejącej warstwy ścieralnej/ wbudowana warstwy ścieralnej
- kanał teletechniczny
- studnia kanału teletechnicznego
- - - - - proj. elektroenerget. kabel nn-0,4 kV (instalacja oświetlenia ulicznego)
- proj. słup oświetleniowy wys. 6 m z oprawą dedykowaną do doświetl. przejść dla pieszych
- proj. rura ostonowa mocna Ø110 mm (przecisk)
- proj. rura ostonowa mocna Ø50 mm (wykop otwarty)

Istniejące:

- istniejące słupy napowietrznej linii oświetleniowej
- istniejące słupy napowietrznej linii energetycznej
- kanalizacja telekomunikacyjna
- istniejący wodociąg
- istniejąca kanalizacja sanitarna i deszczowa
- istniejące kable telekomunikacyjne
- istniejące kable energetyczne
- istniejący gazociąg
- - działki na których zlokalizowana jest inwestycja

Drogowskaz M. Gwiazdowski, A. Sosnowski
 ul. Elewatorska 13/22, 15-620 Białystok
 tel. (085) 652 06 80, e-mail: drogowskaz-sc@o2.pl

Stadium: M.Z.R.B.	Nazwa rysunku: Projekt zagospodarowania terenu	Rysunek nr: 2.
Skala: 1:500	Opis: Przebudowa czterech przejść dla pieszych wraz z budową oświetlenia i kanałem technologicznym na ul. Rynek Piłsudskiego oraz Żwirki i Wigury w Wysokiem Mazowieckim.	Data: 24.09.2021

BRANŻA DROGOWA			
Opracował:	Imię i nazwisko nr upr.:	Sprawdził:	Imię i nazwisko nr upr.:
	mgr inż. Marek Gwiazdowski BI 46/02		mgr inż. Adam Sosnowski BI 45/02
BRANŻA ELEKTRYCZNA			
Opracował:	Imię i nazwisko nr upr.:	Podpis:	
	mgr inż. Paweł Ireneusz Stasiak PDL.0132/POOE/08		
BRANŻA TELETECHNICZNA			
Opracował:	Imię i nazwisko nr upr.:	Podpis:	
	inż. Tomasz Tyński PDL.0136/PWOT/16		