

STAROSTA WYSOKOMAZOWIECKI	
Dokumentacja techniczna projektu zagospodarowania terenu w ramach przedsięwzięcia inwestycyjnego: Budowa sieci kanalizacji deszczowej z przykanalikami oraz sieci oświetlenia ulicznego w ramach przebudowy odcinka ul. Grunwaldzkiej w Wysokim Mazowieckim.	
Data opracowania mapy:	07.07.2020 r.
Imię i nazwisko (z nazwiskiem matki i nazwiskiem ojca):	mgr inż. Tomasz Łukowski
nr uprawnień:	04.64.01.138.2020
Z up. Starosty Wysokomazowieckiego powiatu	
https://www.wysokomazowiecki.gov.pl	

MAPA DO CELÓW PROJEKTOWYCH	
Oznaczenia kancelaryjne zgłoszonej pracy geodezyjnej	Nr ew. zgl.: 04.6642.714.2020
O B I E K T	
Wysokie Mazowieckie	
Jednostka ewidencyjna	Identyfikator: 201301_1
nazwa: WYSOKIE MAZOWIECKIE	
Obszary ewidencyjne	Identyfikator: 0001
nazwa: WYSOKIE MAZOWIECKIE	
Powiat: wysokomazowiecki	
Województwo: podlaskie	
SKALA MAPY	
1 : 500	
Nazwa układu współrzędnych: prostokątnych płaskich wysokościowych	
KRS: 0000000000	
Oznaczenie granic obszaru, który był przedmiotem aktualizacji: - - - - -	
Data opracowania mapy	07.07.2020 r.
Ark. mapy zasadniczej: 8.189.08.13.4.4. 18.2.2	
M-GEO GEODETA I PRAWNIK	
mgr inż. Zbigniew Milewski	
ul. Długa 78	
16-200 Wysokie Mazowieckie	
tel. 0 602 188 659, (088) 477 10 10	
NIP: 722-163-74-08, REG. 420189209	
poleczka	
Nazwa / Imię i Nazwisko Wykonawcy / Data i Podpis osoby reprezentującej WYKONAWCĘ	
Imię i Nazwisko Wykonawcy / Data i Podpis osoby reprezentującej WYKONAWCĘ	


W granicach opracowania nie znajdują się punkty osnowy I-III klasy.
Służebności gruntowych nie badano.

Podpisano się, że niniejszy dokument został opracowany w wyniku pracy geodezyjnej i kartograficznej, których rezultaty zawiera oparta technicznie weryfikacja na ewidencji materialno-technicznej zasobu geodezyjnego i kartograficznego państwowego zasobu geodezyjnego i kartograficznego.

Organ prowadzący państwowy zasób geodezyjny i kartograficzny	STAROSTA WYSOKOMAZOWIECKI
Identyfikator ewidencyjny materiału zasobu	P.2013.2020.408
Data wpisania opartu technicznego do ewidencji materialno-technicznej zasobu	2020-07-29
Imię i nazwisko wykonawcy / Data i Podpis osoby reprezentującej WYKONAWCĘ	mgr inż. Przemysław Wyszyski
Kierownik Wydziału Geodezji i Kartografii, Kapsuła i Nieruchomości Geodeta Powiatowy	

Potwierdzam zgodność z oryginałem mapy do celów projektowych

- PROJEKTOWANE:**
- kanalizacja deszczowa ze studiami rewizyjnymi, przykanalikami i wpustami ulicznymi
 - wpust deszczowy obudowany brukiem
 - kablowa sieć oświetleniowa
 - zakres terenu objętego zgłoszeniem robót budowlanych
 - działki, na których zlokalizowana jest inwestycja

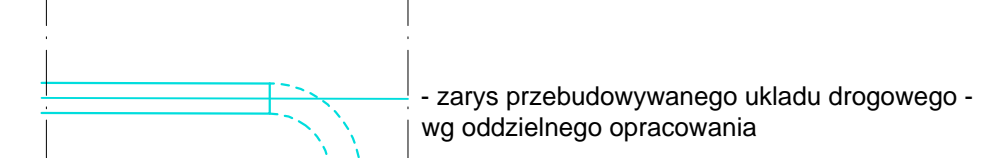

PROJEKTOWANE:
ujęte w opracowaniu rozwiązań projektowych "Przedsiębiorstwa Projektowania i Wykonawstwa PROMLECZ Sp. z o.o.", Białystok 2015 r.

- kanalizacja sanitarna
- kanalizacja deszczowa
- kabel energetyczny

- ISTNIEJĄCE:**
- linia rozgraniczająca drogi (granice działek)
 - słupy napowietrznej linii oświetleniowej
 - kabel energetyczny
 - wodociąg
 - gazociąg

Drogowskaz S.C. M. Gwiazdowski, A. Sosnowski
ul. Elewatorska 13/22, 15-620 Białystok
tel. (085) 652 06 80, e-mail: drogowskaz-sc@o2.pl

Stadium: P.B.	Nazwa rysunku: Projekt zagospodarowania terenu	Rysunek nr: 1
Skala: 1:500	Opis: Budowa sieci kanalizacji deszczowej z przykanalikami oraz sieci oświetlenia ulicznego w ramach przebudowy odcinka ul. Grunwaldzkiej w Wysokim Mazowieckim.	Data: 07.09.2020
BRANŻA SANITARNA		
Projektant: Imię i nazwisko nr upr.: mgr inż. Tomasz Łukowski PDL/0141/POOS/13	Sprawdzający: Imię i nazwisko nr upr.: mgr inż. Wojciech Gołaszewski PDL/0140/POOS/10	Podpis:
BRANŻA ELEKTRYCZNA		
Projektant: Imię i nazwisko nr upr.: mgr inż. Wojciech Grudziński nr BI 138/92	Sprawdzający: Imię i nazwisko nr upr.: mgr inż. Marek Jodkowski nr BI 63/92	Podpis: