


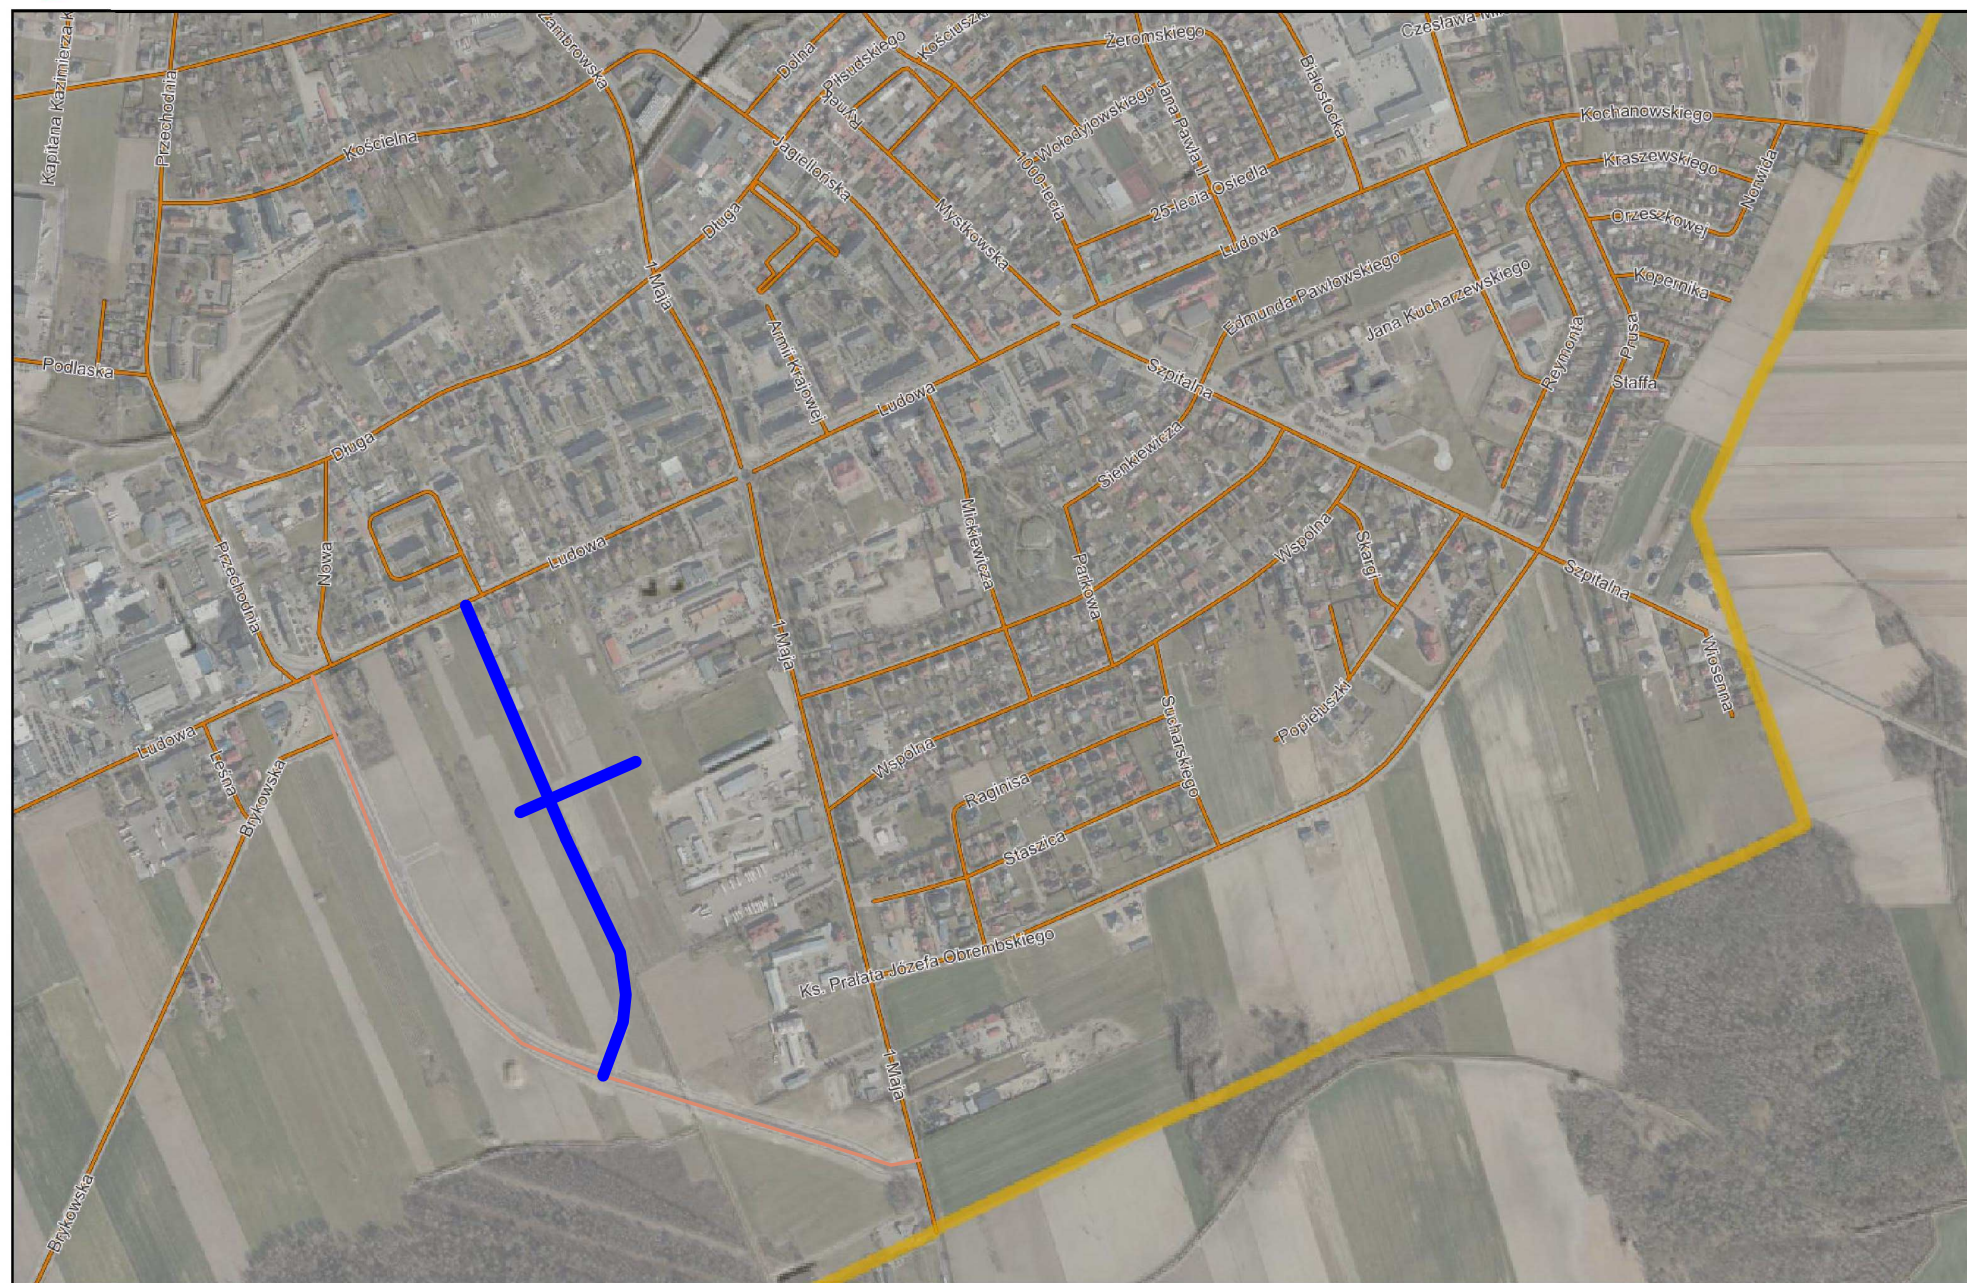
LEGENDA:

 Lokalizacja inwestycji



Powiat wysokomazowiecki - System Informacji Przestrzennej

skala 1 : 10000



Niniejszy wydruk nie stanowi dokumentu w rozumieniu przepisów prawa.
Wydrukowano w serwisie wysokomazowiecki.e-mapa.net dnia 2021-08-05 17:59:34

strona 1



BW PROJEKT Bartosz Wojtkowski
Piłaki Wielkie 16B, 11-610 Pozezdrze
NIP 845-186-87-79, REGON 281415329
tel. 790 882 575, e-mail: bwprojekt@wp.pl

NAZWA INWESTYCJI:

**BUDOWA DROGI MIĘDZY UL. LUDOWĄ I ALEJĄ NIEPODLEGŁOŚCI
(21KDD, 22KDD, 23KDD)**

ADRES INWESTYCJI:

jednostka ewidencyjna: 201301_1 Wysokie Mazowieckie
obręb ewidencyjny: 201301_1.0001 Wysokie Mazowieckie
działki nr ewidencyjne: 593/10, 685/6, 686/13, 687/1, 687/5, 688/6,
690/19

INWESTOR:

**BURMISTRZ MIASTA WYSOKIE MAZOWIECKIE
UL. LUDOWA 15, 18-200 WYSOKIE MAZOWIECKIE**

PROJEKTANT BRANŻY DROGOWEJ:	NR UPRAWNIENI:	PODPIS:
mgr inż. Bartosz Wojtkowski	WAM/0057/PWBD/19	
PROJEKTANT BRANŻY SANITARNEJ:	NR UPRAWNIENI:	PODPIS:
mgr inż. Seweryn Kintop	WAM/0161/PWOS/17	
PROJEKTANT BRANŻY ELEKTRYCZNEJ:	NR UPRAWNIENI:	PODPIS:
mgr inż. Franciszek Piechocki	5639/Gd/93	
PROJEKTANT BRANŻY TELETECHNICZNEJ:	NR UPRAWNIENI:	PODPIS:
inż. Jarosław Szczodrowski	DT-WBT/02354/02/U	
SPRAWDZAJĄCY BRANŻY DROGOWEJ:	NR UPRAWNIENI:	PODPIS:
mgr inż. Kamil Szymborski	WAM/0011/POOD/16	
SPRAWDZAJĄCY BRANŻY SANITARNEJ:	NR UPRAWNIENI:	PODPIS:
mgr inż. Łukasz Pruszek	POM/0163/POOS/06	
SPRAWDZAJĄCY BRANŻY ELEKTRYCZNEJ:	NR UPRAWNIENI:	PODPIS:
mgr inż. Piotr Ciotrowski	WAM/0050/POOE/08	
SPRAWDZAJĄCY BRANŻY TELETECHNICZNEJ:	NR UPRAWNIENI:	PODPIS:
mgr inż. Zbigniew Kowalski	POM/0231/PWOT/15	

TYTUŁ RYSUNKU:

PLAN ORIENTACYJNY

FAZA:	PROJEKT BUDOWLANY	BRANŻA:	WIELOBRANŻOWA
DATA:	10.11.2021	NR RYS:	PZT-1
SKALA:	1:10 000		